



Planta Baixa - Stand pipe  
Escala 1/50

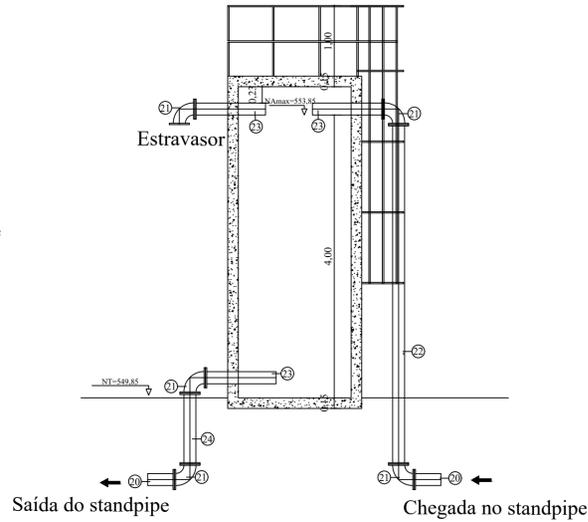

Corte AA - Stand pipe  
Escala 1/50

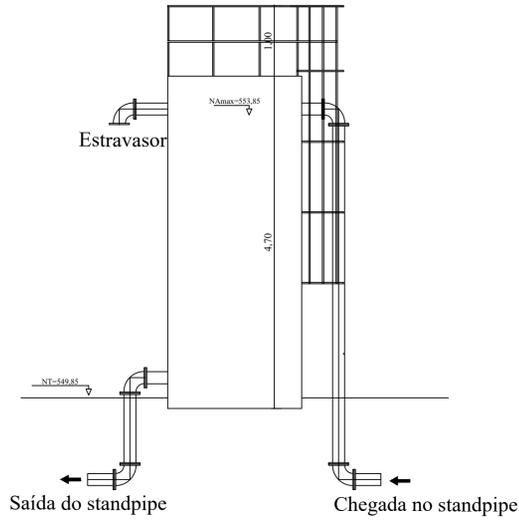


Vista Frontal - Stand pipe  
Escala 1/50

RELAÇÃO DE PEÇAS - STANDPIPE						
Item	Material	Descrição	PN	Diam. (mm)	Comp (mm)	Quant.
20	FoFo	Extremidade com flange e ponta	10	150	-	02
21	FoFo	Curva 90° com flanges	10	150	-	05
22	FoFo	Tubo com flanges	10	150	4800	01
23	FoFo	Tubo com flange e ponta	10	150	700	03
24	FoFo	Tubo com flanges	10	150	1000	01
-		Arruela de Borracha para flange	10	150	-	10
-	Aço Galv.	Parafusos e porcas	10	16	80	80


RELAÇÃO DE PEÇAS - POÇO 01						
Item	Material	Descrição	PN	Diam. (mm)	Comp (mm)	Quant.
28	FoFo	Redução com flanges	10	150x80	-	01
15	FoFo	Curva 90° com flanges	10	80	-	01
25	FoFo	Válvula de retenção	10	80	-	01
26	FoFo	Tê com flanges	10	80	-	01
17	FoFo	Válvula de gaveta com flanges e volante	10	80	-	01
27	FoFo	Curva 45° com flanges	10	80	-	02
16	FoFo	Tubo com flanges	10	80	2000	01
14	FoFo	Extremidade com flange e ponta	10	80	-	01
-		Arruela de Borracha para flange	10	80	-	10
-	Aço Galv.	Parafusos e porcas	10	16	80	80

RELAÇÃO DE PEÇAS - CAIXA DE VENTOSA - ADUTORA DN 150mm						
Item	Material	Descrição	PN	Diam. (mm)	Comp (mm)	Quant.
29	FoFo	Tê com flange e bolsas com junta JGS	10	150x50	-	08
30	FoFo	Válvula de gaveta com flanges e volante	10	50	-	08
31	FoFo	Ventosa Triplíce função	10	50	-	08
-		Arruela de Borracha para flange	10	80	-	16
-	Aço Galv.	Parafusos e porcas	10	16	80	64

RELAÇÃO DE PEÇAS - CAIXA DE DESCARGA - ADUTORA DN 150mm						
Item	Material	Descrição	PN	Diam. (mm)	Comp (mm)	Quant.
29	FoFo	Tê com flange e bolsas com junta JGS	10	150x50	-	04
32	FoFo	Curva 90°	10	50	-	04
30	FoFo	Válvula de gaveta com flanges e volante	10	50	-	04
-		Arruela de Borracha para flange	10	50	-	08
-	Aço Galv.	Parafusos e porcas	10	16	80	32

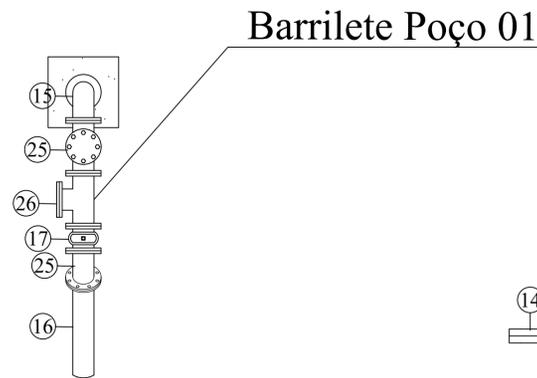


Vista Superior- Poço 01  
Escala 1/25

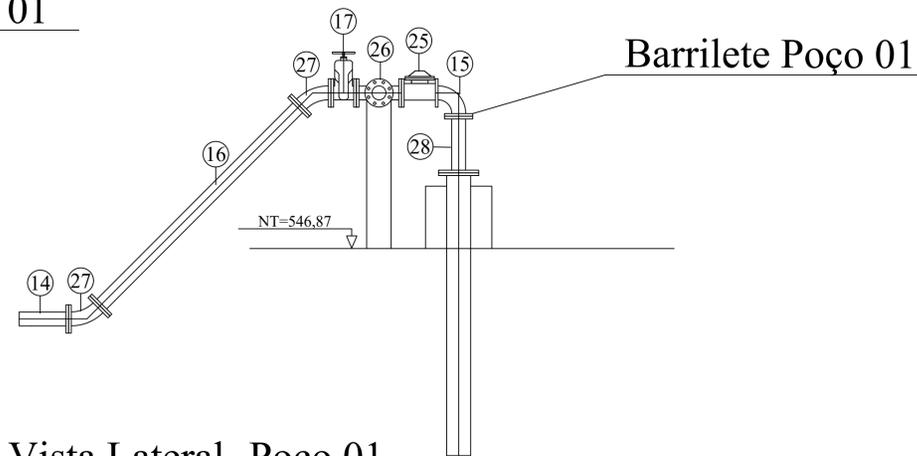


Vista Lateral- Poço 01  
Escala 1/25


Caixa para Ventosa  
Rede Adutora DN 150mm

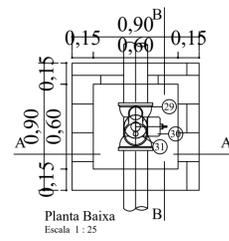

Planta Baixa  
Escala 1:25

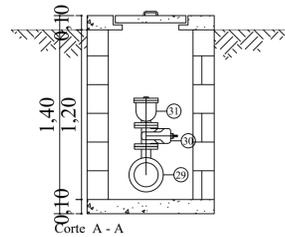


Corte A - A

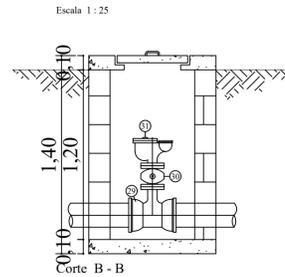


Corte B - B  
Escala 1:25


Caixa para Descarga  
Rede Adutora DN 150mm

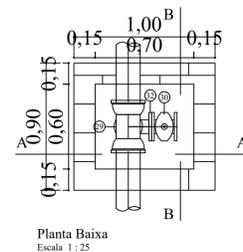

Planta Baixa  
Escala 1:25

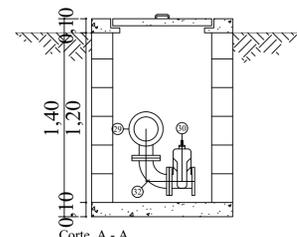

Corte A - A  
Escala 1:25

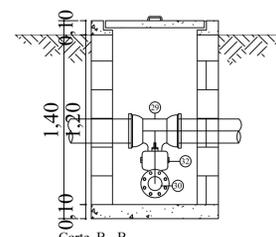

Corte B - B  
Escala 1:25

Corimbo de Aprovação Compete:

Revisões:					
5					
4					
3					
2					
1					
Nº	DISCRIMINAÇÃO	DATA	EMITENTE	VERIFICAÇÃO	APROVAÇÃO



PREFEITURA MUNICIPAL DE VERDEJANTE

Unidade: PREFEITURA MUNICIPAL DE VERDEJANTE  
SECRETARIA DE OBRAS E SERVIÇOS PÚBLICOS

Contrato: **IMPLANTAÇÃO DE SISTEMA PRODUTOR DE ÁGUA DO MUNICÍPIO DE VERDEJANTE A PARTIR DE POÇOS PROFUNDOS**

Responsável Técnico: Mário Solon Pereira Júnior  
CREA-BA 68.098/D  
Assinatura: \_\_\_\_\_  
Projelista: Mário Solon Pereira Júnior  
CREA-BA 68.098/D  
Assinatura: \_\_\_\_\_

**PROJETO BÁSICO**

Assunto: Stand pipe, Poço 01, Caixas de Ventosa e descarga  
Sub-Assunto: Planta Baixa, Corte AA, Vistas  
Sistema: Abastecimento de Água  
Prancha: **P-09/09**  
Cidade: Verdejante - PE  
Escala: \_\_\_\_\_  
Localidade: Verdejante - PE  
Data: Setembro/2020